



PLANTA BAIXA TÉRREO
ESCALA: 1/250

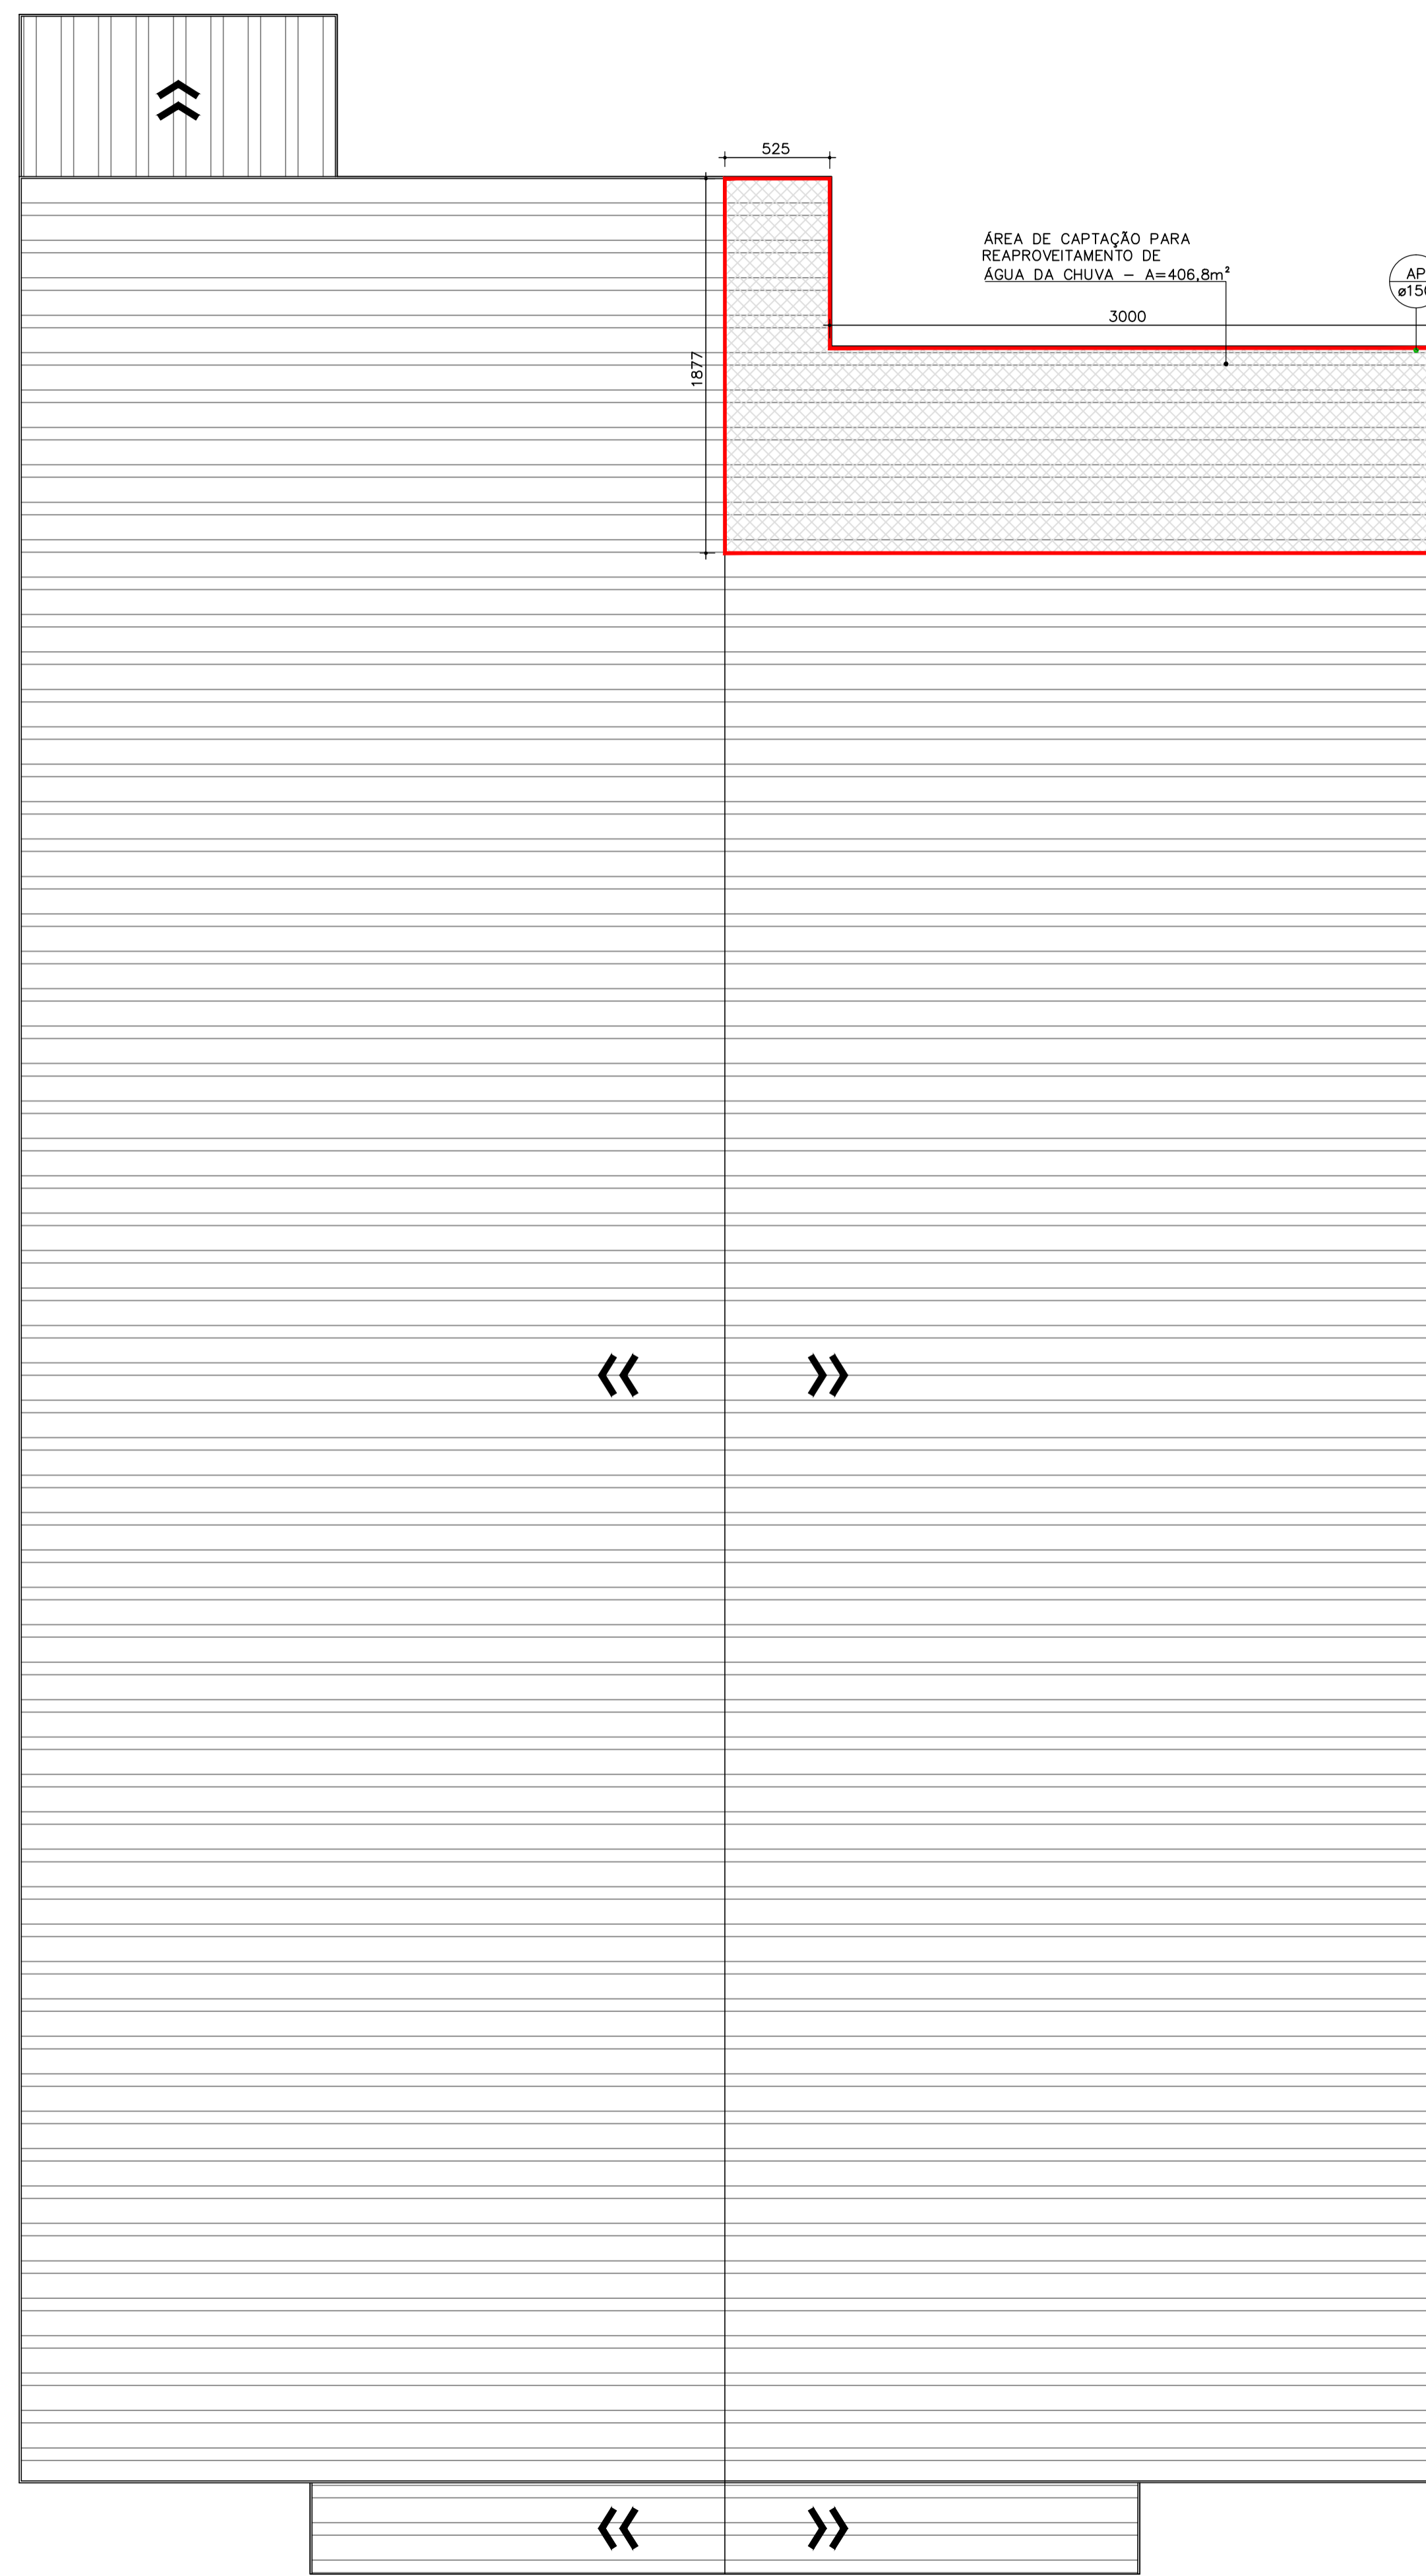


PLANTA DE COBERTURA
ESCALA: 1/250

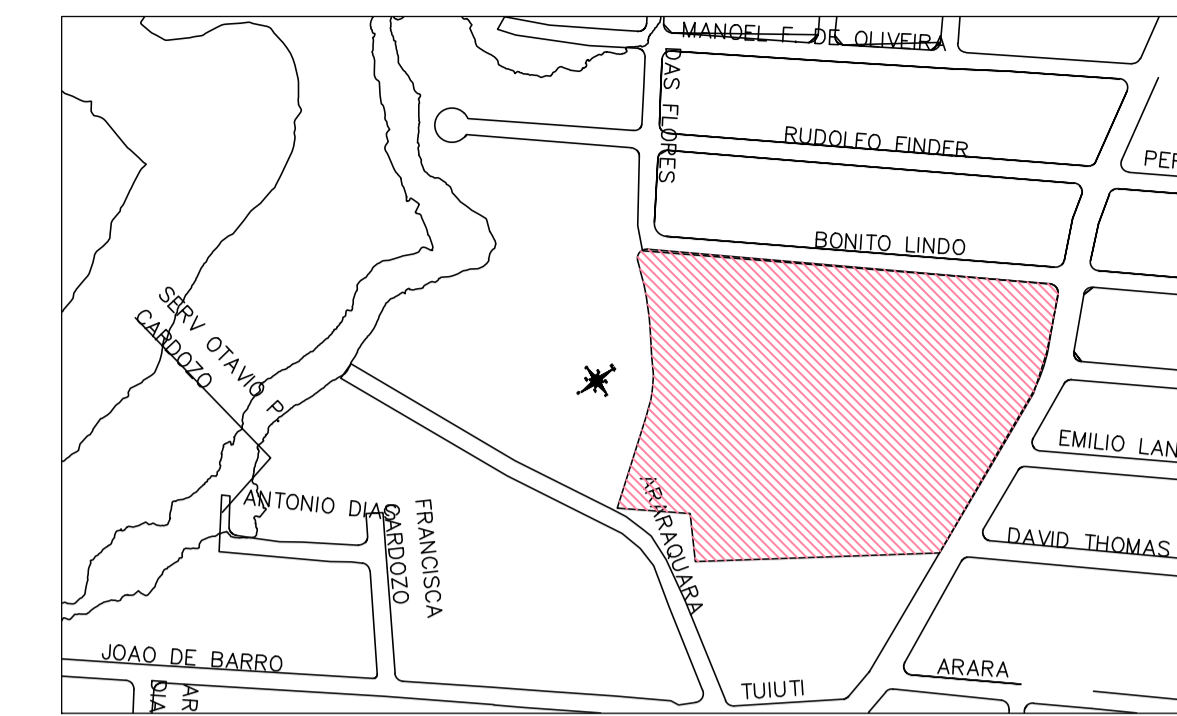

PLANTA DE LOCALIZAÇÃO
SEM ESCALA

LEGENDA	
REDE SANITÁRIA-APARENTE	REDE NÃO POTÁVEL-APARENTE
REDE SANITÁRIA-EMBITIDO	REDE NÃO POTÁVEL-EMBITIDO
REDE VENTILAÇÃO-APARENTE	TQ TUBO DE QUEDA
REDE VENTILAÇÃO	PIA PIA DE COZINHA
REDE ESGOTO SABÃO-APARENTE	RG REGISTRO DE GAVETA
REDE ESGOTO SABÃO-EMBITIDO	RL RALO
REDE ESGOTO GORDURA-APARENTE	RP REGISTRO DE PRESSÃO
REDE ESGOTO GORDURA-EMBITIDO	TJ TORNEIRA DE JARDIM
EXTRAVASOR/LIMPEZA	AF COLUNA DE ÁGUA FRIA
REDE ÁGUA FRIA-APARENTE	AL ALIMENTAÇÃO/ABASTECIMENTO
REDE ÁGUA FRIA-EMBITIDO	AP COLUNA ÁGUA PLUVIAL
REDE PLUVIAL-APARENTE	CH CHUVEIRO
REDE PLUVIAL-EMBITIDO	CS CAIXA SIFONADA
REDE ALIMENTAÇÃO-APARENTE	VS VASO SANITÁRIO
REDE ALIMENTAÇÃO-EMBITIDO	CV COLUNA DE VENTILAÇÃO
	CAIXA DE ESPUMA
	CAIXA DE INSPEÇÃO
	CAIXA DE AREIA
	CAIXA DE GORDURA
	BOMBA DE RECALQUE
	TUBULAÇÃO QUE DESCE, SOBE, PASSA
	CAIXA SIFONADA
	ALIMENTAÇÃO/HIDROMETRO

NOTAS:
 1) DECLIVIDADES NA TUBULAÇÃO QUANDO NÃO INDICADO: 4% 75mm; 2% / ø100mm; 1%
 2) EM CASO DE DÚVIDAS CONSULTAR O ENGENHEIRO RESPONSÁVEL PELO PROJETO.
 3) AS MEDIDAS ESTÃO EM CM.
 4) NA DIVERGÊNCIA ENTRE COTA E ESCALA PREVALECERÁ A COTA.
 5) ATENDER AS ESPECIFICAÇÕES DO FABRICANTE DE TUBOS E CONEXÕES QUANTO AO ARMAZENAMENTO, MANUSEIO E APLICAÇÃO DOS MATERIAIS.
 6) ESTE PROJETO É COMPLETADO PELA INFORMAÇÕES CONSTANTES NO MEMORIAL DESCRITIVO - LER ANTES DE INICIAR AS ATIVIDADES.
 LEGENDA GÊNÉRICA, CASO ALGUM ITEM NÃO CONSTAR NO PROJETO DEVE SER DESCONSIDERADO


JULIANO PERAZZOLI
 Eng. Civil
 CREA/SC 055.296-7

NW5 ADMINISTRADORA DE BENS E PARTICIPAÇÕES EIRELI
 CNPJ 09.912.141/0001-55

REV.	EMISSÃO INICIAL	20/11/2019	JULIANO
REV.	DESCRIÇÃO	DATA	RESP.
OBRA: NW5 ADMINISTRADORA DE BENS E PARTICIPAÇÕES EIRELI			
ENDEREÇO: RUA TUIUTI, 2295 - AVENTUREIRO, JOINVILLE/SC			
PROJETO: REAPROVEITAMENTO DE ÁGUA DA CHUVA		Nº PROJETO: 052-19-REA	
DESCRIÇÃO: PLANTA DE LOCALIZAÇÃO PLANTA BAIXA TÉRREO PLANTA DE COBERTURA		01 / 02	


2P ENGENHARIA
 RESPONSÁVEIS TÉCNICOS:
 ENG. CIVIL JULIANO PERAZZOLI CREA 055.296-7
 ENG. CIVIL THAISE C. DE SOUZA CREA 127.378-8
 ENG. ELETRICISTA THIAGO L. MÜLLER CREA 119.043-2
 RUA PRES. PRUDENTE DE MORAES, 673, SALA 01, BAIRRO SANTO ANTÔNIO 89.218-000 JOINVILLE/SC (47) 3028-8288
 www.2P Engenharia.com.br 2P@2P Engenharia.com.br

ESTE DESENHO É DE PROPRIEDADE DA 2P ENGENHARIA, NÃO PODERÁ SER ALTERADO, MODIFICADO, COPIADO OU REPRODUZIDO DE FORMA PARCIAL OU INTEGRAL SEM AUTORIZAÇÃO POR ESCRITO DA 2P ENGENHARIA - LEI FEDERAL Nº 9.910 DE 19 DE FEVEREIRO DE 1999.